



- Условные обозначения**
- дома с индивидуальным отоплением
  - дома с централизованным отоплением
  - тепловые сети надземной прокладки
  - тепловые сети подземной прокладки
  - перспективная тепловая сеть
  - тепловая камера
  - водоем
  - лес
  - сельскохозяйственные и промышленные предприятия
  - кладбище
  - существующая котельная
  - памятник культуры
  - религиозное учреждение




						ТО-03-006.ТС.19			
						Схема теплоснабжения			
Изм.	Кол. уч.	Лист	№ док.	Подп.	Дата	п. Томинский	Стадия	Лист	Листов
Разраб.	Вьюхов Р.С.				26.03.15		1	2	
Проб.	Вьюхов А.С.				26.03.15				
Г. Контр.	Вьюхов Р.С.				26.03.15				
Н. контр.	Харьков Д.Б.				26.03.15	Масштаб 1:2500		ХАРЬКОВ ПРОЕКТИРОВАНИЕ	
Этв.	Гудышкова Т.И.							Формат А1	

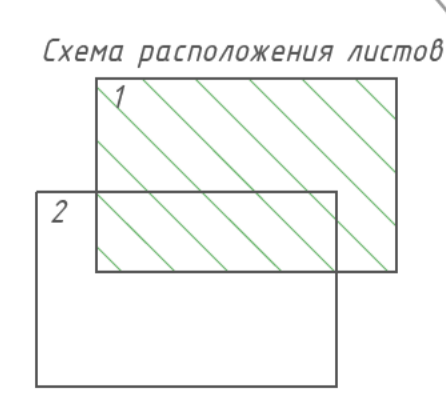

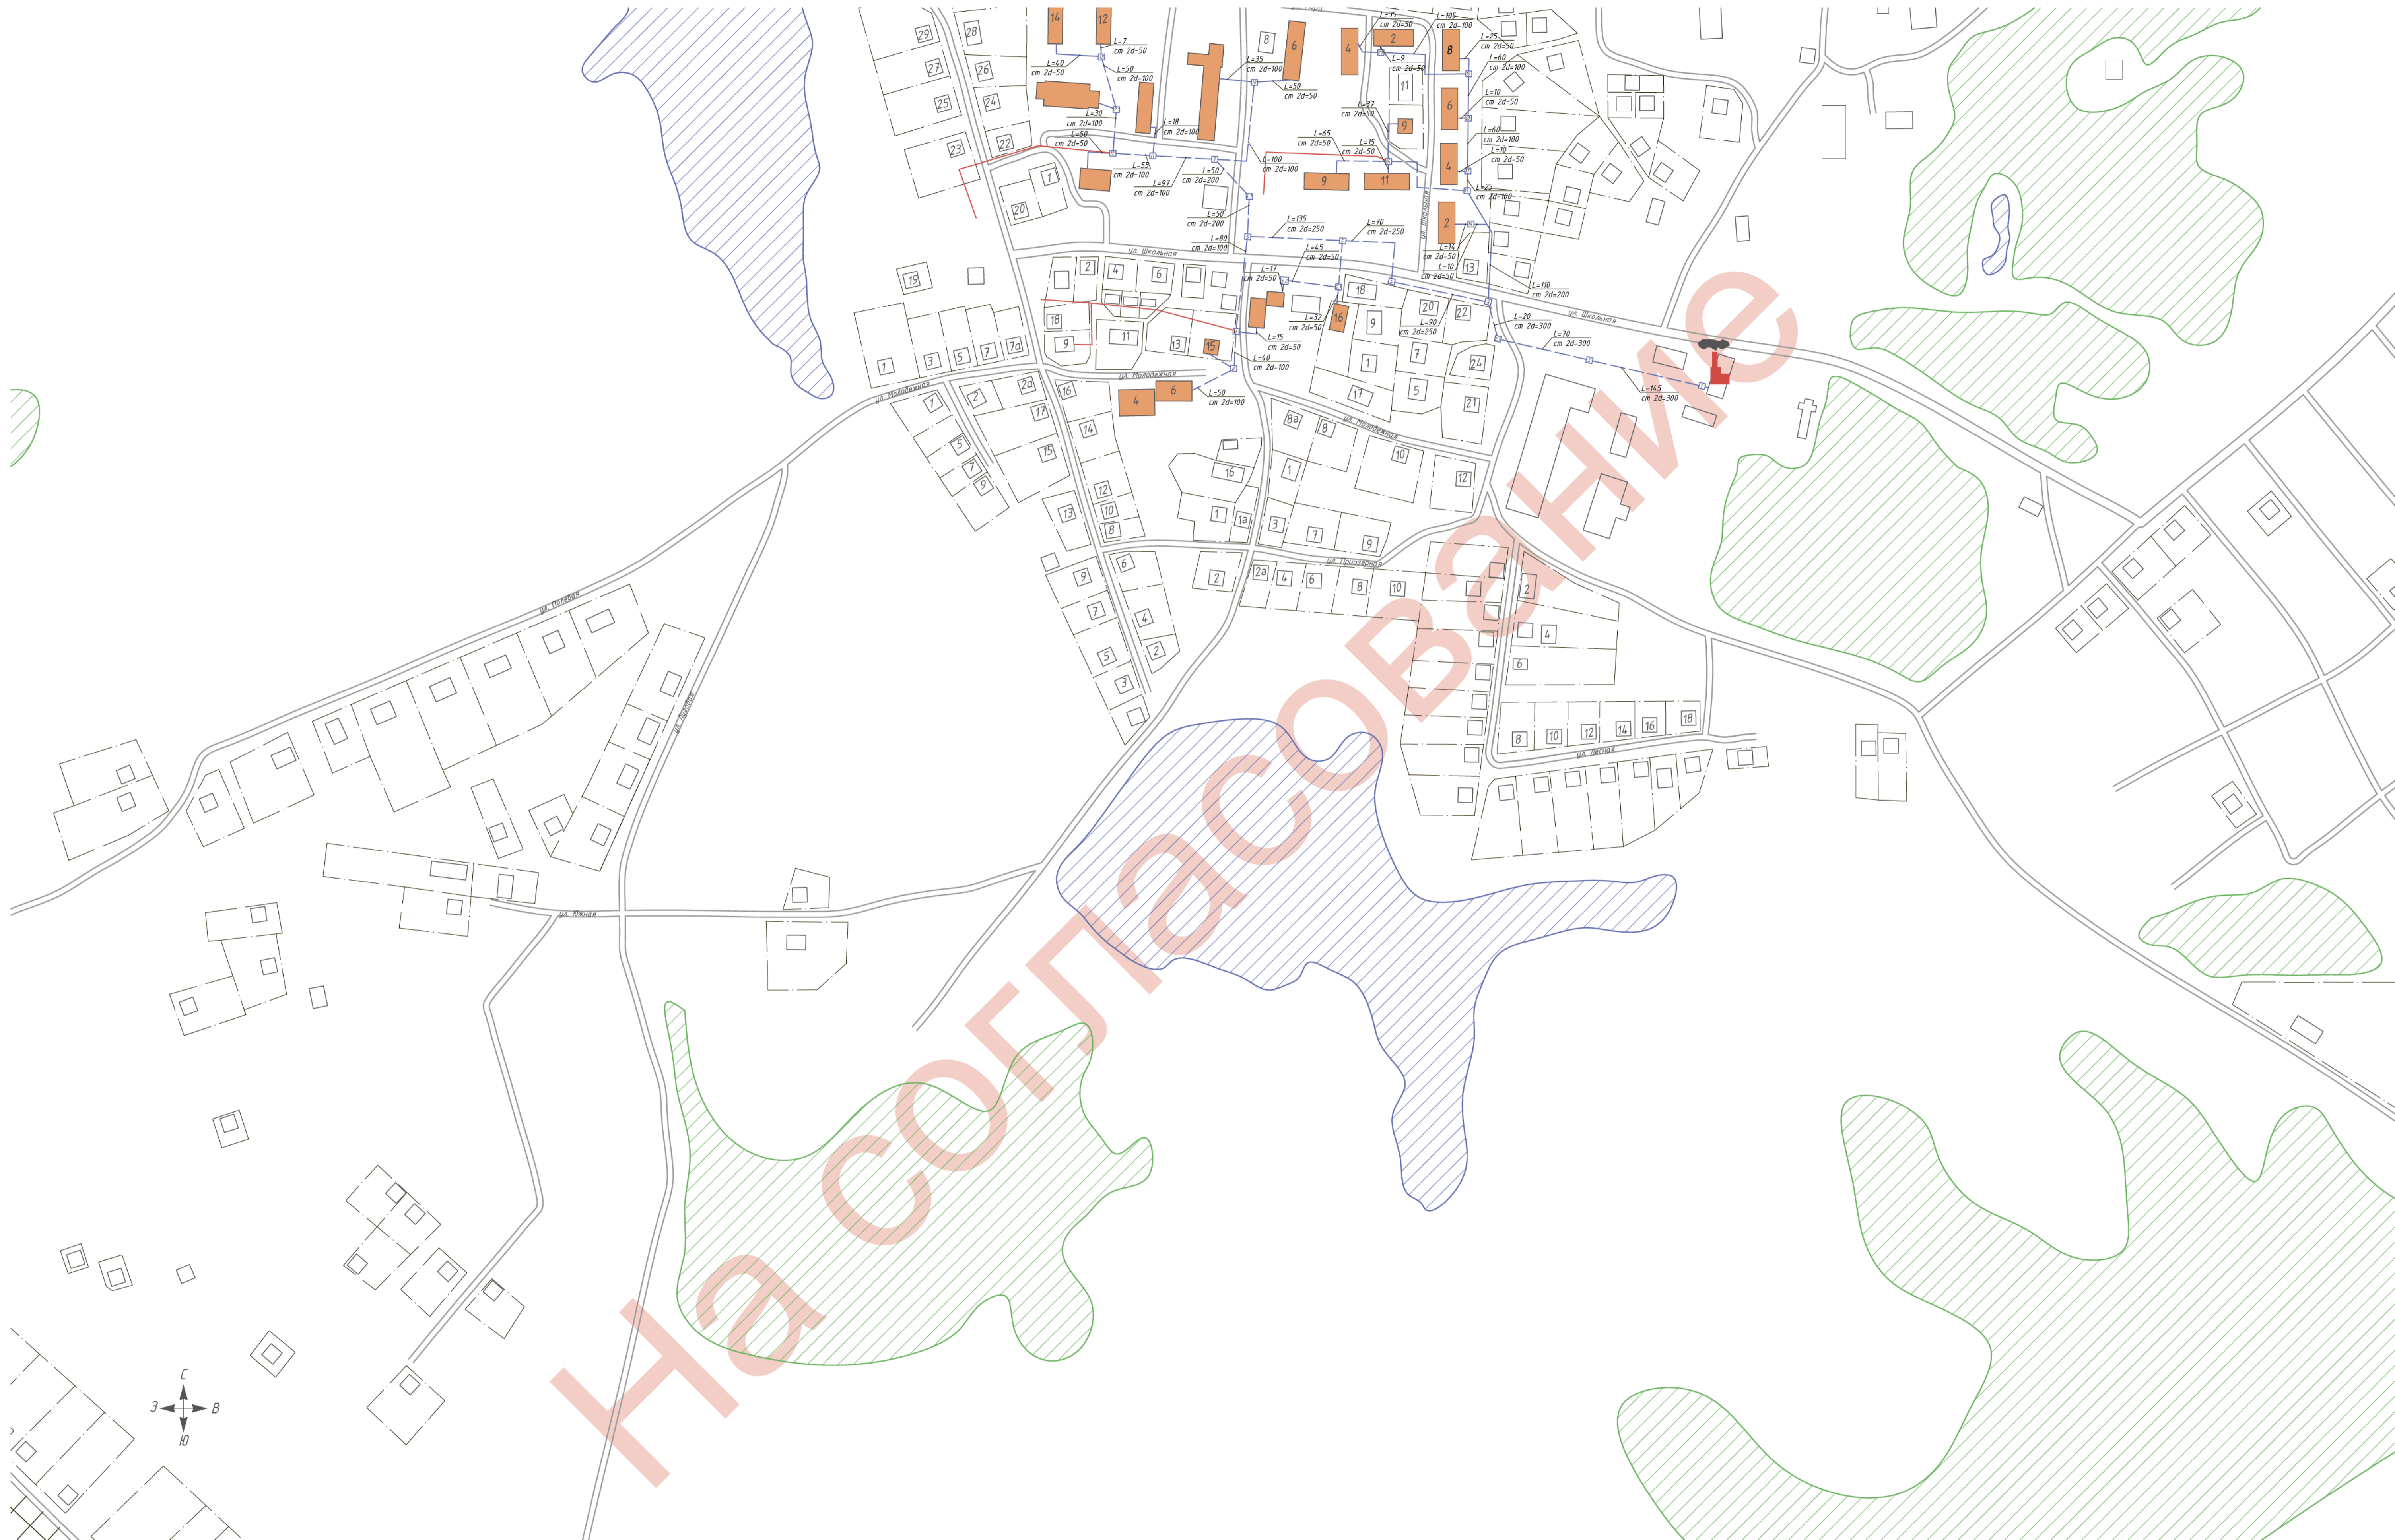

- Условные обозначения**
- дома с индивидуальным отоплением
  - дома с централизованным отоплением
  - тепловые сети надземной прокладки
  - тепловые сети подземной прокладки
  - перспективная тепловая сеть
  - тепловая камера
  - водоем
  - лес
  - сельскохозяйственные и промышленные предприятия
  - кладбище
  - существующая котельная
  - памятник культуры
  - религиозное учреждение

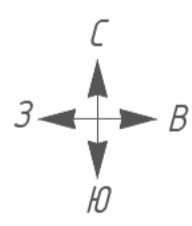


					ТО-03-006.ТС.19				
					Схема теплоснабжения				
Изм.	Кол. уч.	Лист	№ док.	Подп.	Дата	п. Томинский	Стадия	Лист	Листов
Разраб.		Вьюхов Р.С.			26.03.15		Масштаб 1:2500	2	2
Пров.		Вьюхов А.С.			26.03.15				
Г. Контр.		Вьюхов Р.С.			26.03.15				
Н. контр.		Харьков Д.Б.			26.03.15				
Этв.		Глушкова Т.И.							






На согласовании

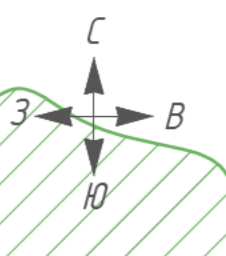



- Условные обозначения**
- дома с индивидуальным отоплением
  - дома с централизованным отоплением
  - тепловые сети надземной прокладки
  - тепловые сети подземной прокладки
  - перспективная тепловая сеть
  - тепловая камера
  - водоём
  - лес
  - сельскохозяйственные и промышленные предприятия
  - кладбище
  - существующая котельная
  - памятник культуры
  - религиозное учреждение

Схема расположения листов

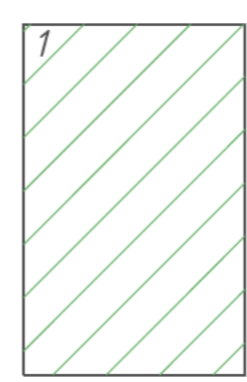

						<b>ТО-03-006.ТС.19</b>			
						Схема теплоснабжения			
Изм.	Кол. уч.	Лист	№ док.	Подп.	Дата	п. Мичурино	Стадия	Лист	Листов
Разраб.	Вьюхов Р.С.				26.03.19		1	1	
Проб.	Вьюхов А.С.				26.03.19				
Т. Контр.	Вьюхов Р.С.				26.03.19				
Н. контр.	Харьков Д.Б.				26.03.19	Масштаб 1:2500	<b>ХАРЬКОВ ПРОЕКТИРОВАНИЕ</b>		
Этб.	Голубцова Т.И.						Формат А1		




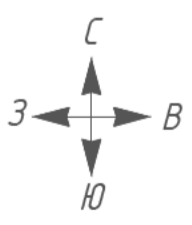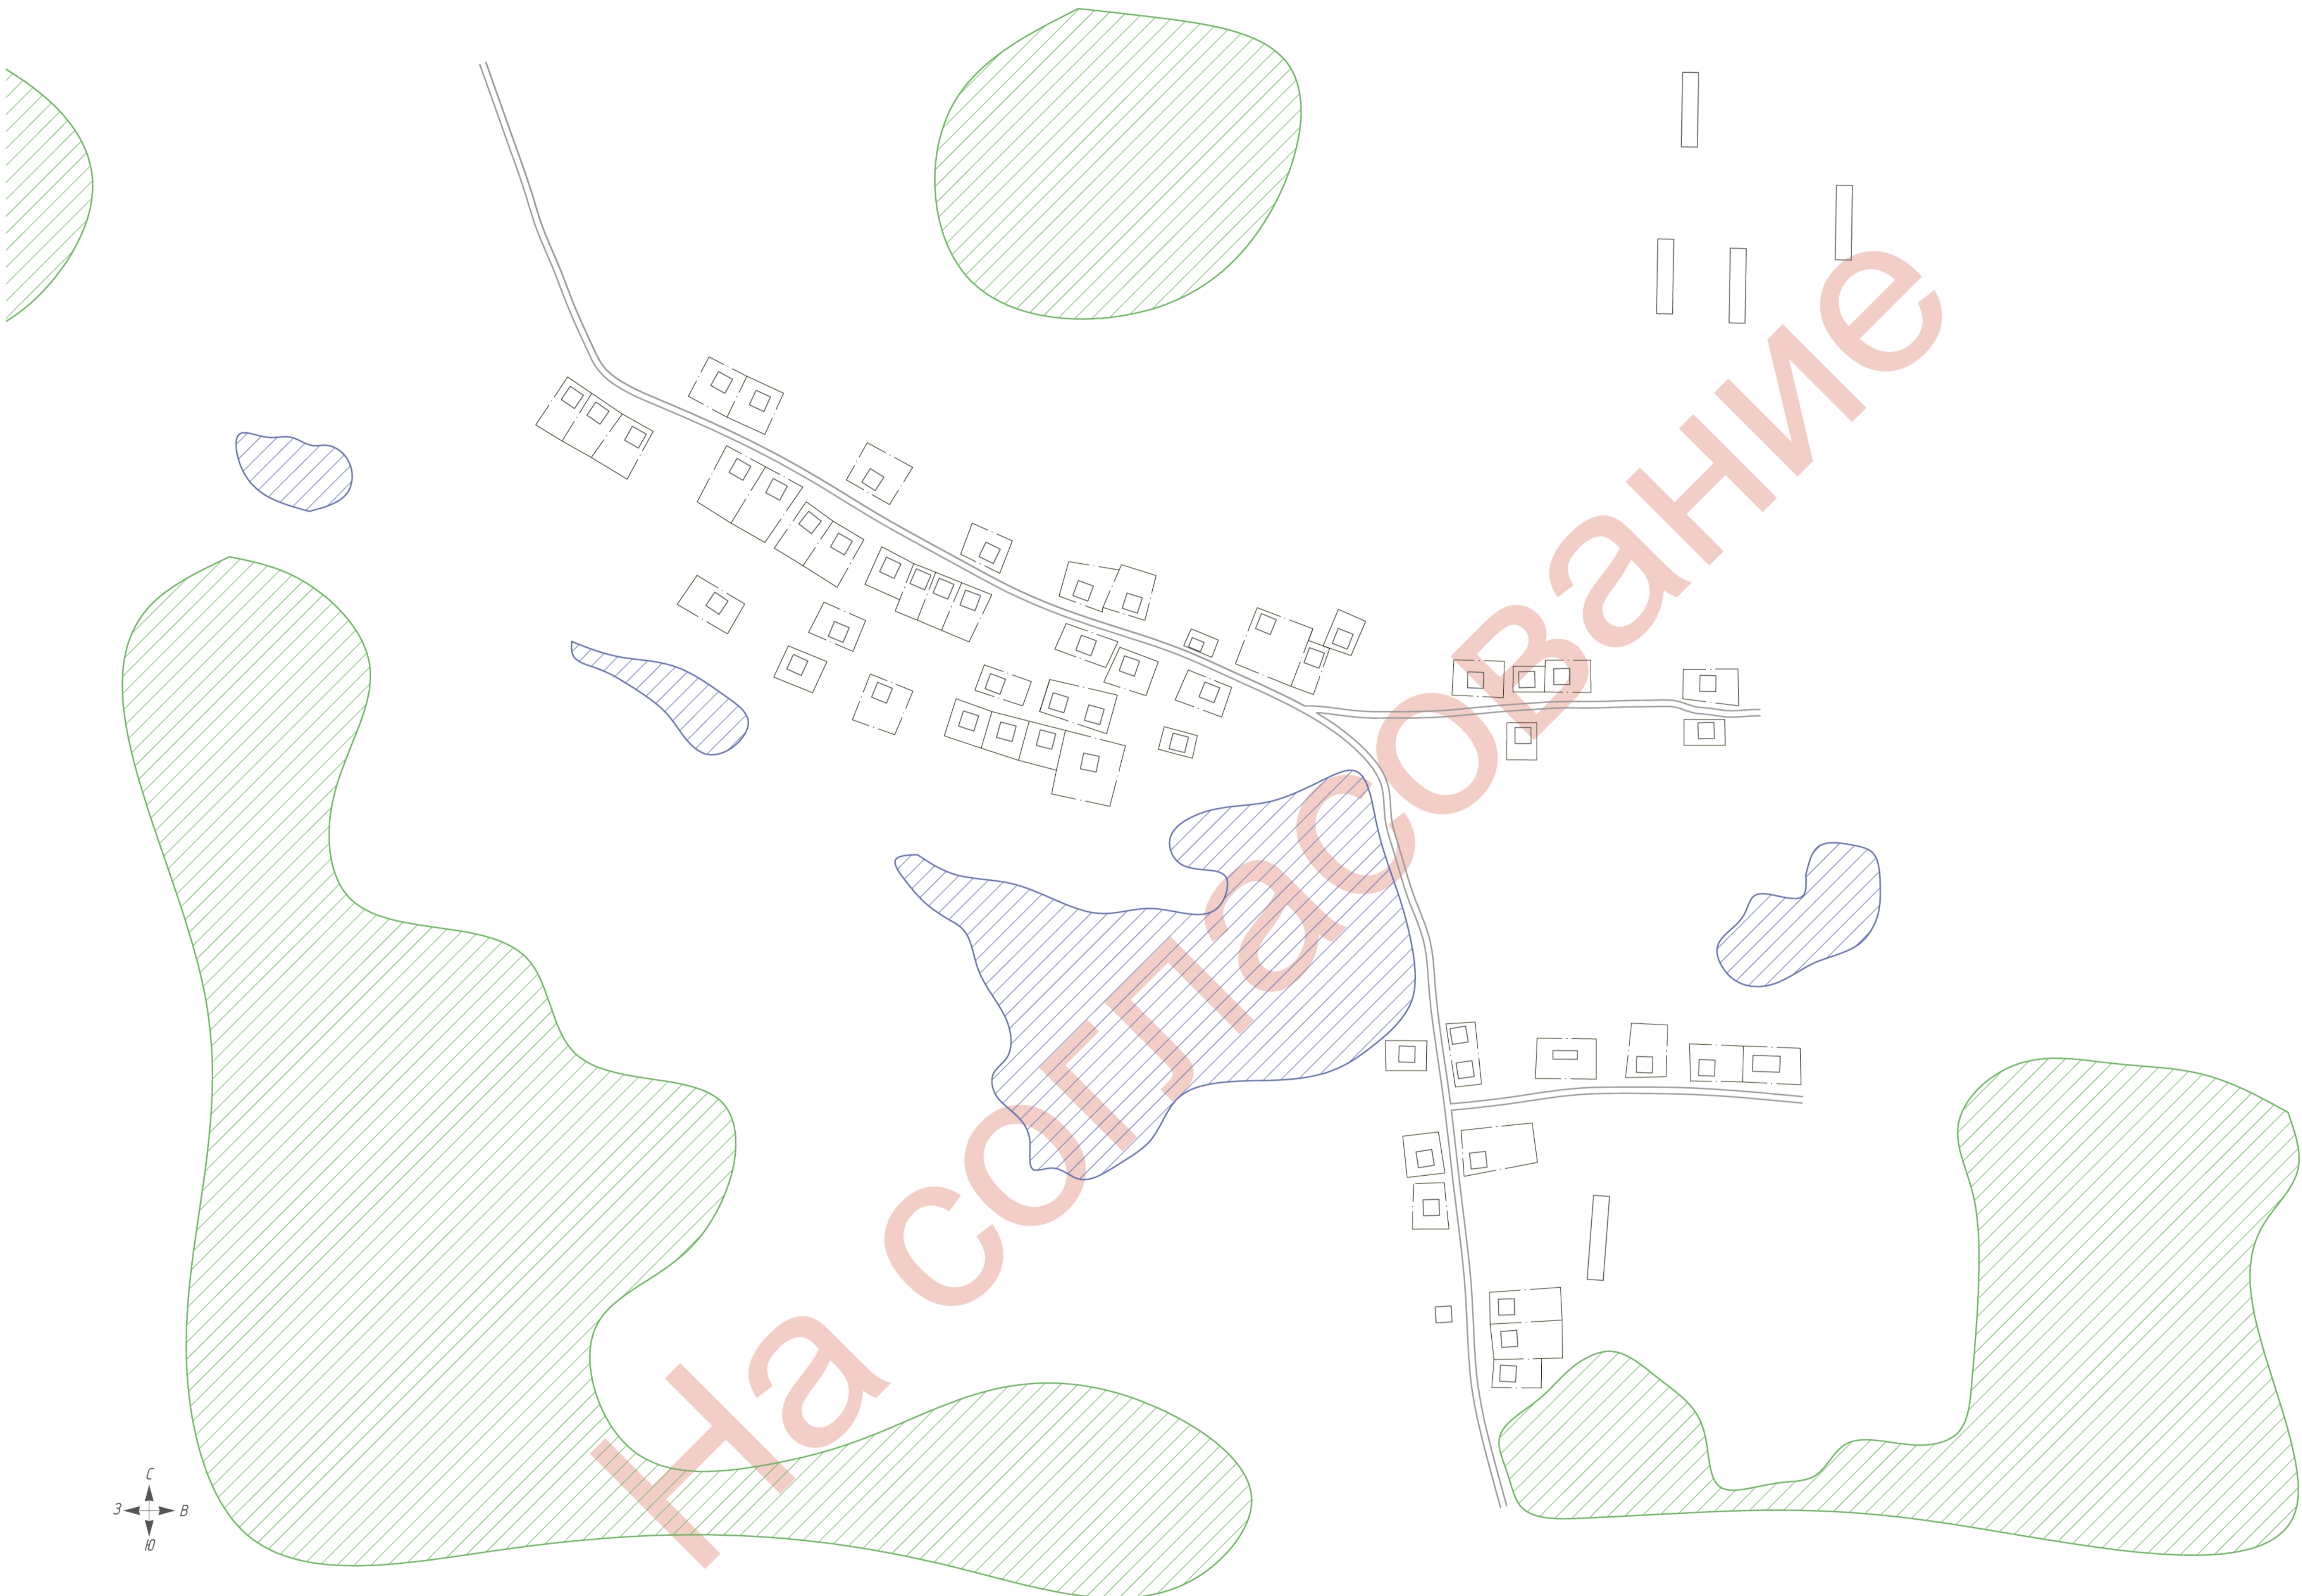

**Условные обозначения**

- дома с индивидуальным отоплением
- дома с централизованным отоплением
- тепловые сети надземной прокладки
- тепловые сети подземной прокладки
- перспективная тепловая сеть
- тепловая камера
- садом
- лес
- сельскохозяйственные и промышленные предприятия
- кладбище
- существующая котельная
- памятник культуры
- религиозное учреждение

**Схема расположения листов**

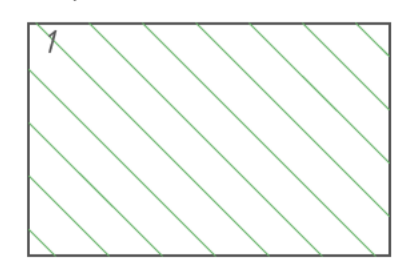


Составлено	
Проверено	
Лист №	
Всего листов	
Лист №	

						ТО-03-006.ТС.19			
						Схема теплоснабжения			
Изм.	Кол.уч.	Лист	№ док.	Подп.	Дата	п. Томино	Стадия	Лист	Листов
Разраб.	Вьюхов Р.С.				26.03.15		1	1	
Пров.	Вьюхов А.С.				26.03.15				
Г. Контр.	Вьюхов Р.С.				26.03.15				
Н. контр.	Харьков Д.Б.				26.03.15	Масштаб 1:2500	ХАРЬКОВ ПРОЕКТИРОВАНИЕ		
Этв.	Губицкая Т.А.						Формат А1		



Согласовано


Инв. № подл. Подп. и дата. Взам. инв. №

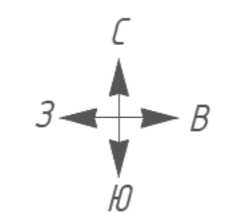

Условные обозначения

- дома с индивидуальным отоплением
- дома с централизованным отоплением
- тепловые сети надземной прокладки
- тепловые сети подземной прокладки
- перспективная тепловая сеть
- тепловая камера
- водоем
- лес
- сельскохозяйственные и промышленные предприятия
- кладбище
- существующая котельная
- памятник культуры
- религиозное учреждение

Схема расположения листов

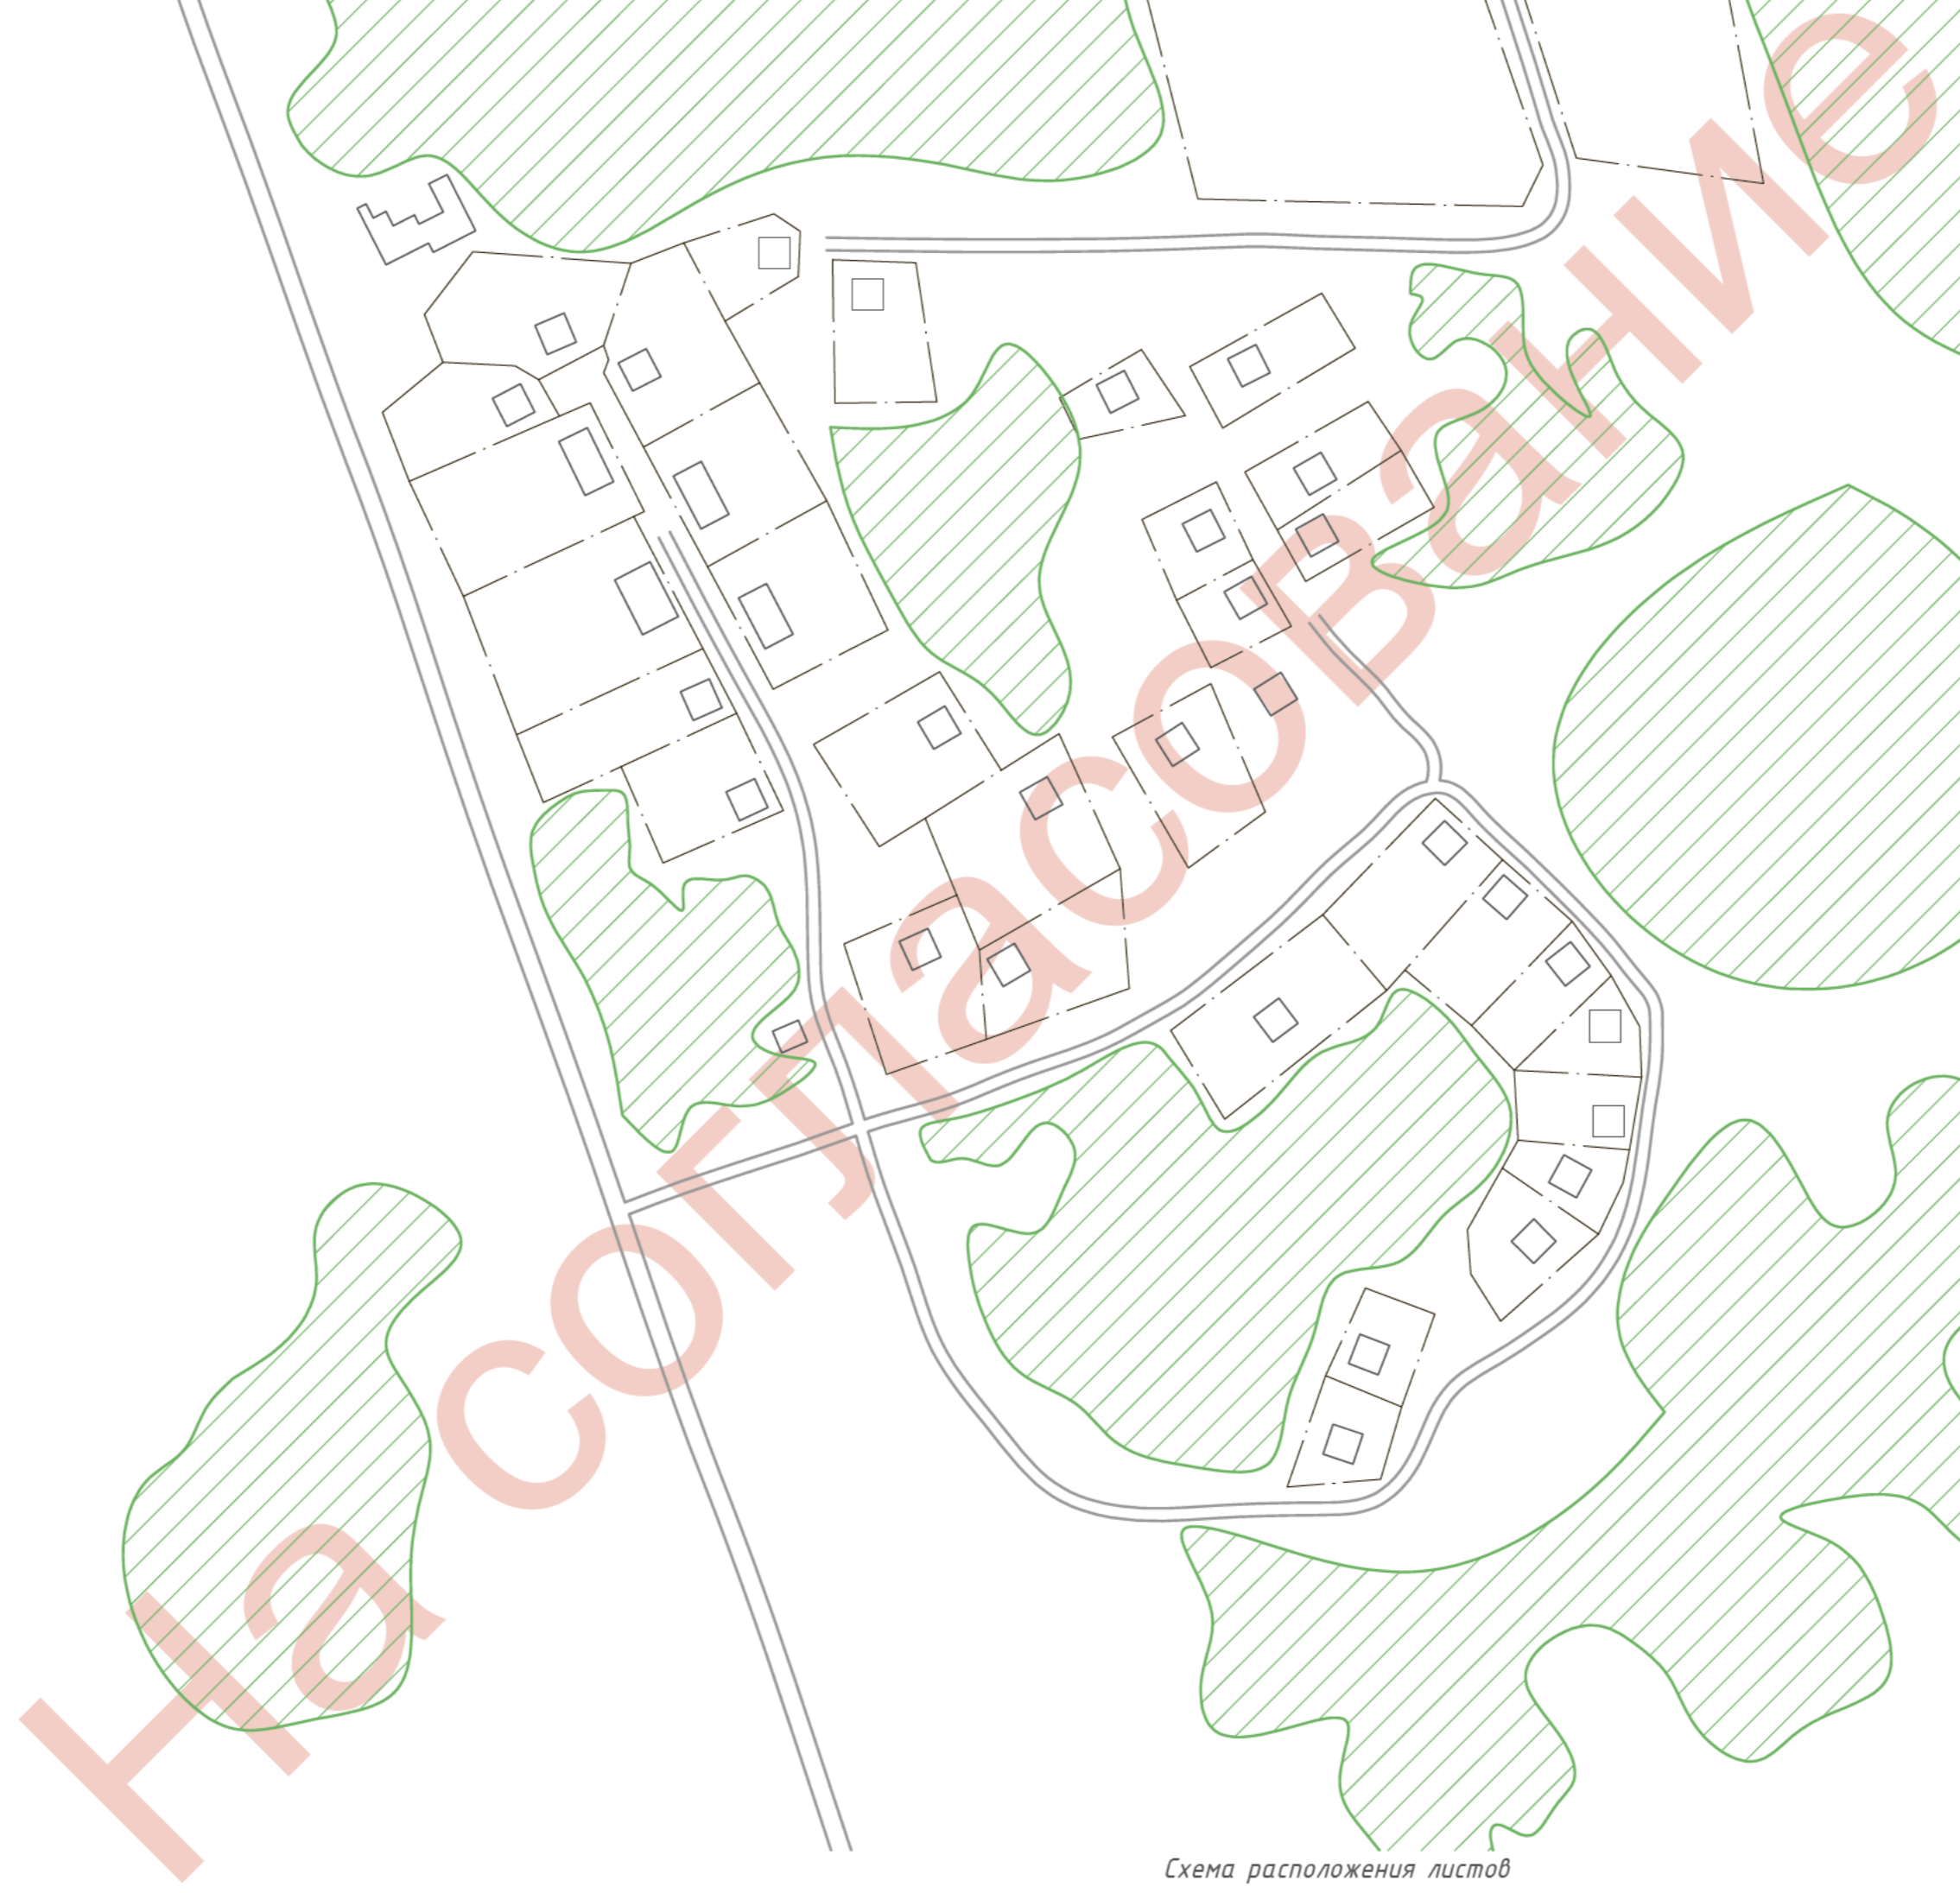

						ТО-03-006.ТС.19			
						Схема теплоснабжения			
Изм.	Кол. у-	Лист	№ док.	Подп.	Дата	п. Полина	Стадия	Лист	Листов
Разраб.			Вьюхов Р.С.		26.03.19			1	1
Пров.			Вьюхов А.С.		26.03.19				
Т. Контр.			Вьюхов Р.С.		26.03.19				
Н. контр.			Харьков Д.Б.		26.03.19	Масштаб 1:2500	 ХАРЬКОВ ПРОЕКТИРОВАНИЕ		
Чтв.			Голубицкая Т.Н.						





Согласовано

Взам. инв. №

Подп. и дата


Инв. № подл.

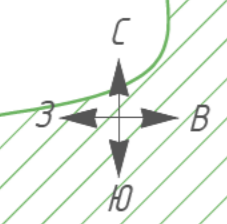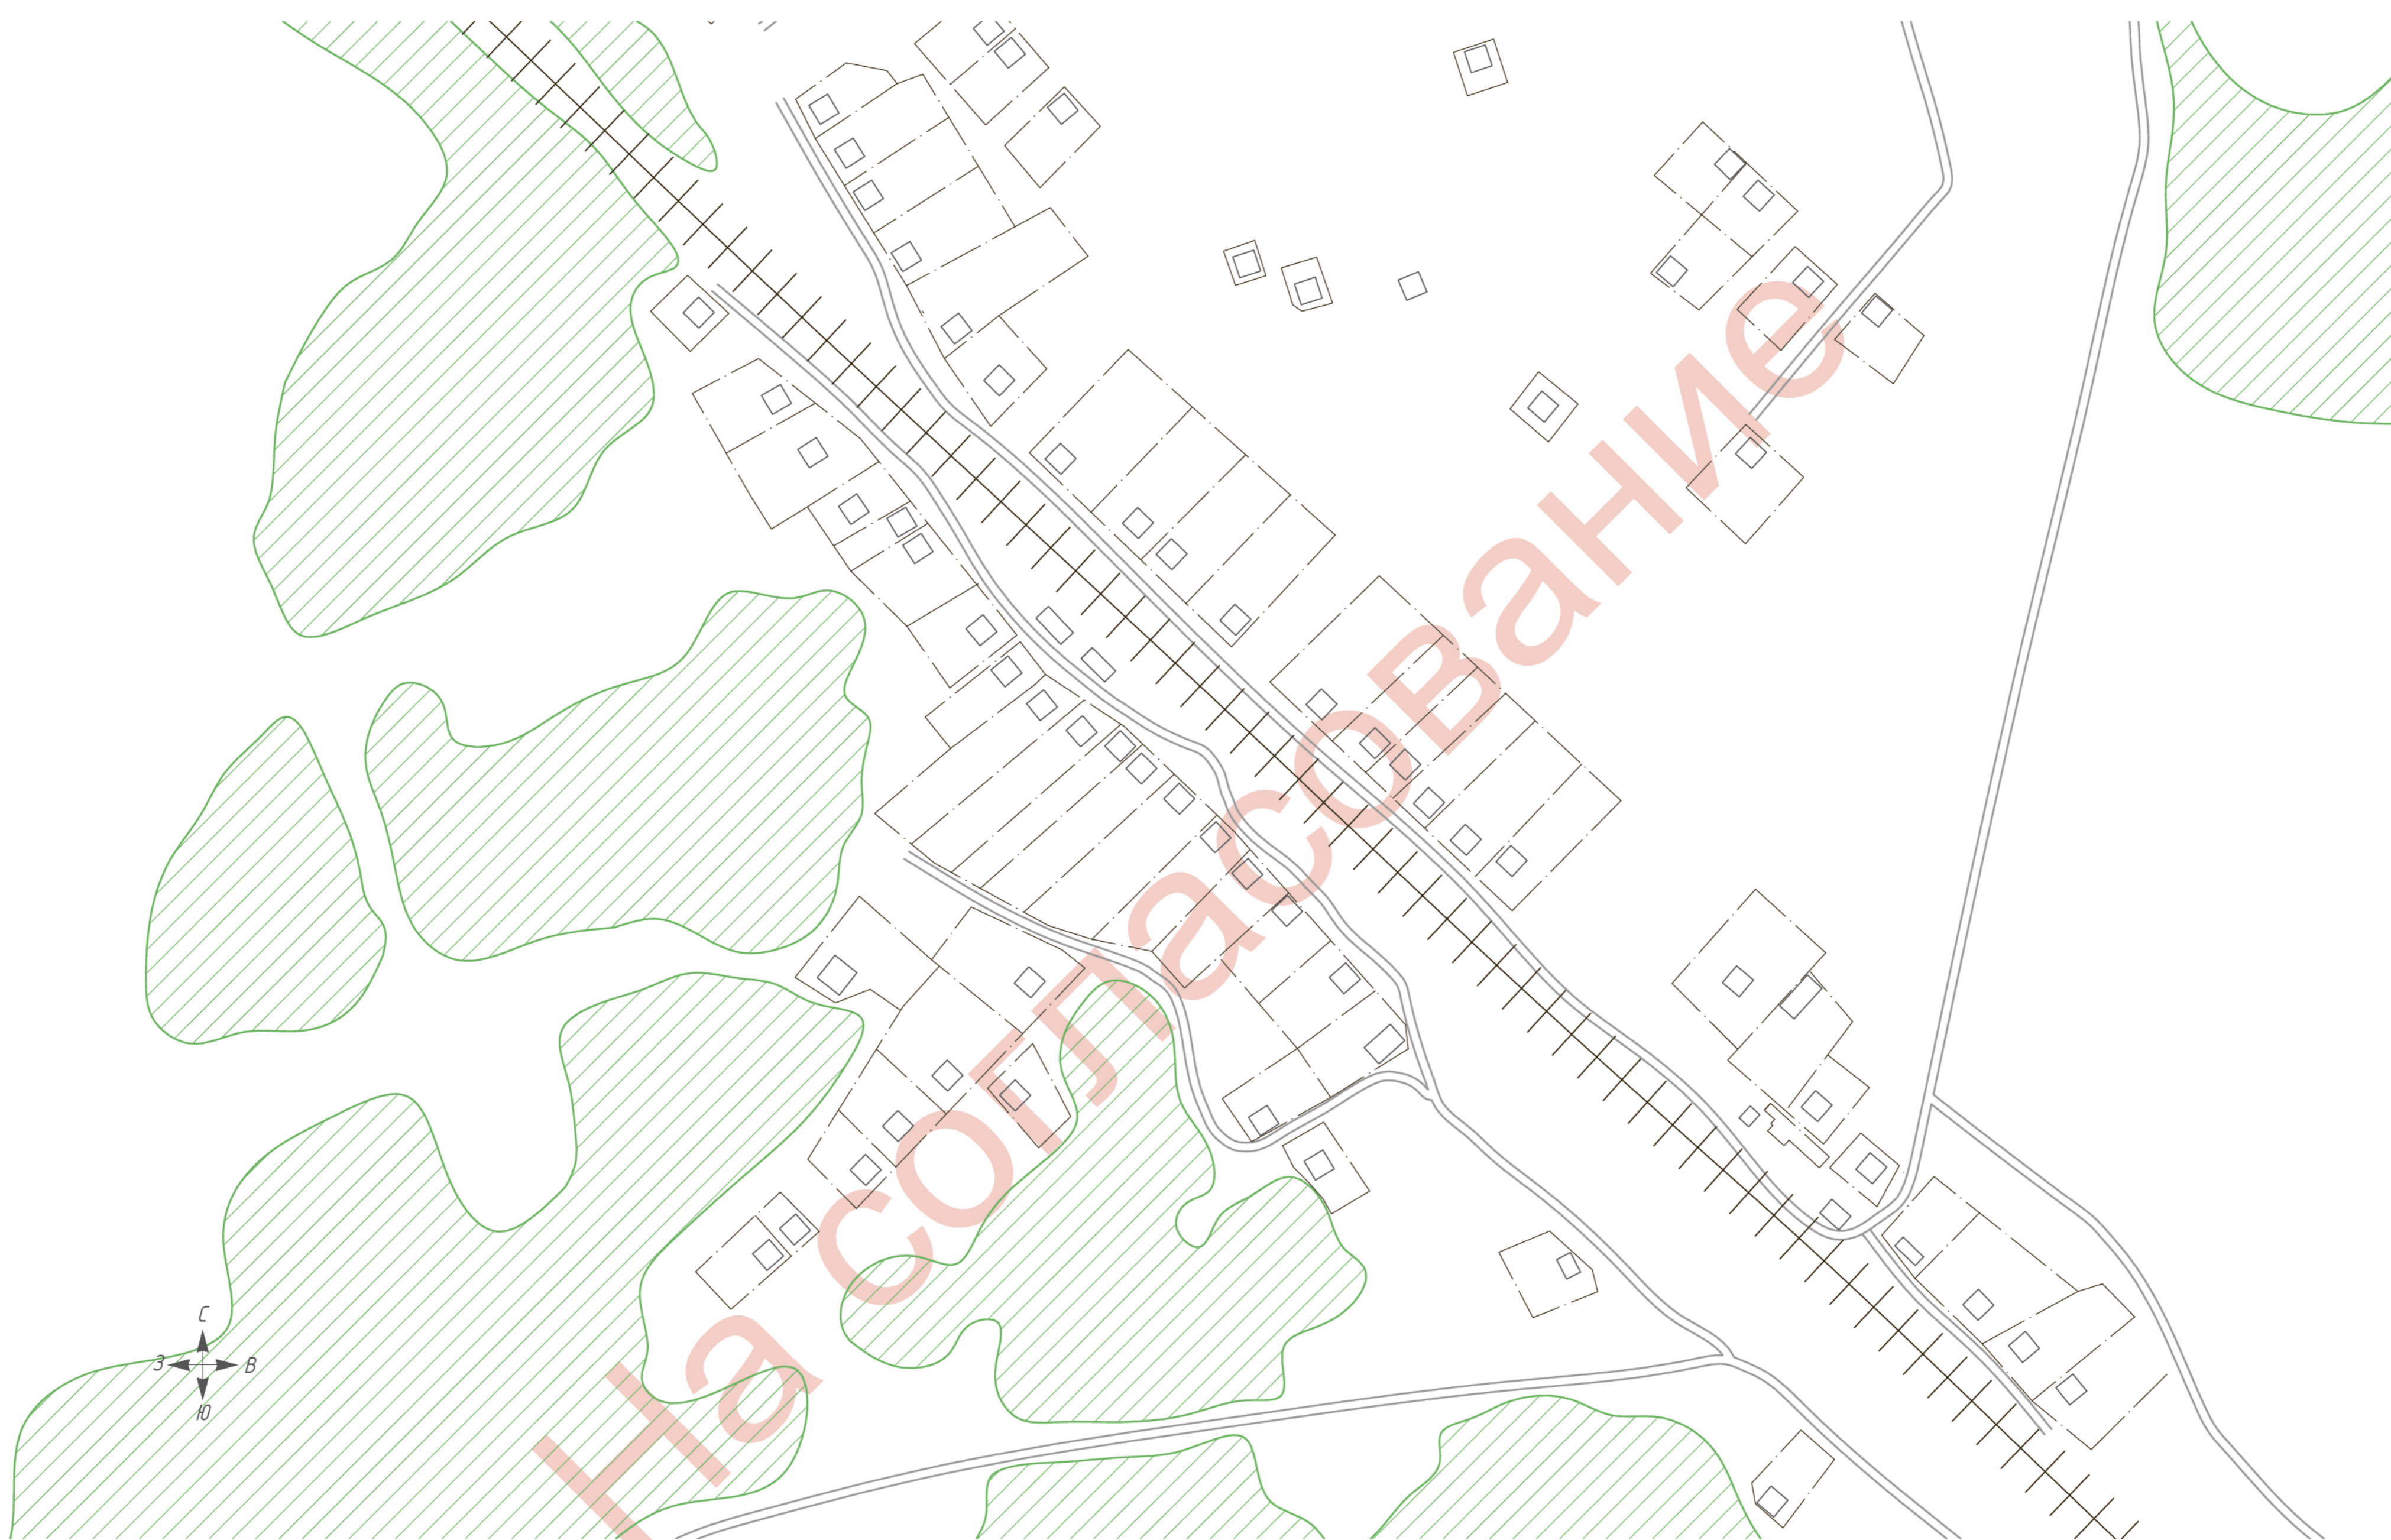

**Условные обозначения**

- дома с индивидуальным отоплением
- дома с централизованным отоплением
- тепловые сети надземной прокладки
- тепловые сети подземной прокладки
- перспективная тепловая сеть
- тепловая камера
- водоем
- лес
- сельскохозяйственные и промышленные предприятия
- кладбище
- существующая котельная
- памятник культуры
- религиозное учреждение

**Схема расположения листов**

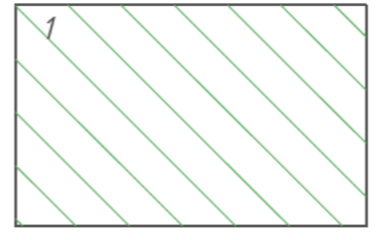

Изм.	Кол. у.	Лист	№ док.	Подп.	Дата
Разраб.		Вьюхов Р.С.			26.03.19
Пров.		Вьюхов А.С.			26.03.19
Т. Контр.		Вьюхов Р.С.			26.03.19
Н. контр.		Харьков Д.Б.			26.03.19
Чтв.		Голубицкая Т.Н.			

ТО-03-006.ТС.19

Схема теплоснабжения

д. Томино	Стадия	Лист	Листов
		1	1

Масштаб 1:2500

ХАРЬКОВ  
ПРОЕКТИРОВАНИЕ

Формат А2